


1. KOMUNIKACJA.....	21,06 m ²
2. BRUDOWNIK.....	7,65 m ²
3. POM. PORZĄDKOWE.....	4,20 m ²
4. KOMUNIKACJA.....	33,29 m ²
5. PRZYG. LEK.....	7,14 m ²
6. PRZYG. PACJ.....	8,23 m ²
7. POMIESZCZENIE.....	26,52 m ²
8. W. SANIT.....	4,35 m ²
9. MAGAZYN.....	6,54 m ²
10. MAGAZYN.....	7,50 m ²
11. SALA INTEN. OPIEKI MED.....	25,99 m ²
12. SŁUŻA PACJ.....	13,27 m ²
13. SŁUŻA SZTANIOWA.....	5,38 m ²
14. SŁUŻA SZTANIOWA.....	2,20 m ²
15. SŁUŻA SZTANIOWA.....	6,42 m ²
16. SŁUŻA SZTANIOWA.....	1,68 m ²
17. SŁUŻA SZTANIOWA.....	3,15 m ²
18. DEPOZYT.....	7,05 m ²
19. HOL.....	24,25 m ²
20. KABINA ŚCIEKOWA.....	6,12 m ²
21. GABINET DIETETYKA.....	15,55 m ²
22. DZIUŻKA PIELĘGNIARSK.....	13,76 m ²
23. MAGAZYN BRUDOWNIK.....	14,98 m ²
24. SANITARIAT PACJENTOW.....	5,57 m ²
25. SALA TRENINGU RELAKSACYJNEGO.....	65,91 m ²
26. MUZYKOTERAPIA.....	5,43 m ²
27. POM. PORZĄDKOWE.....	5,60 m ²
28. WINDA.....	5,80 m ²
29. SANITARIAT.....	16,15 m ²
29. KOMUNIKACJA.....	16,15 m ²
RAZEM.....	398,12 m ²

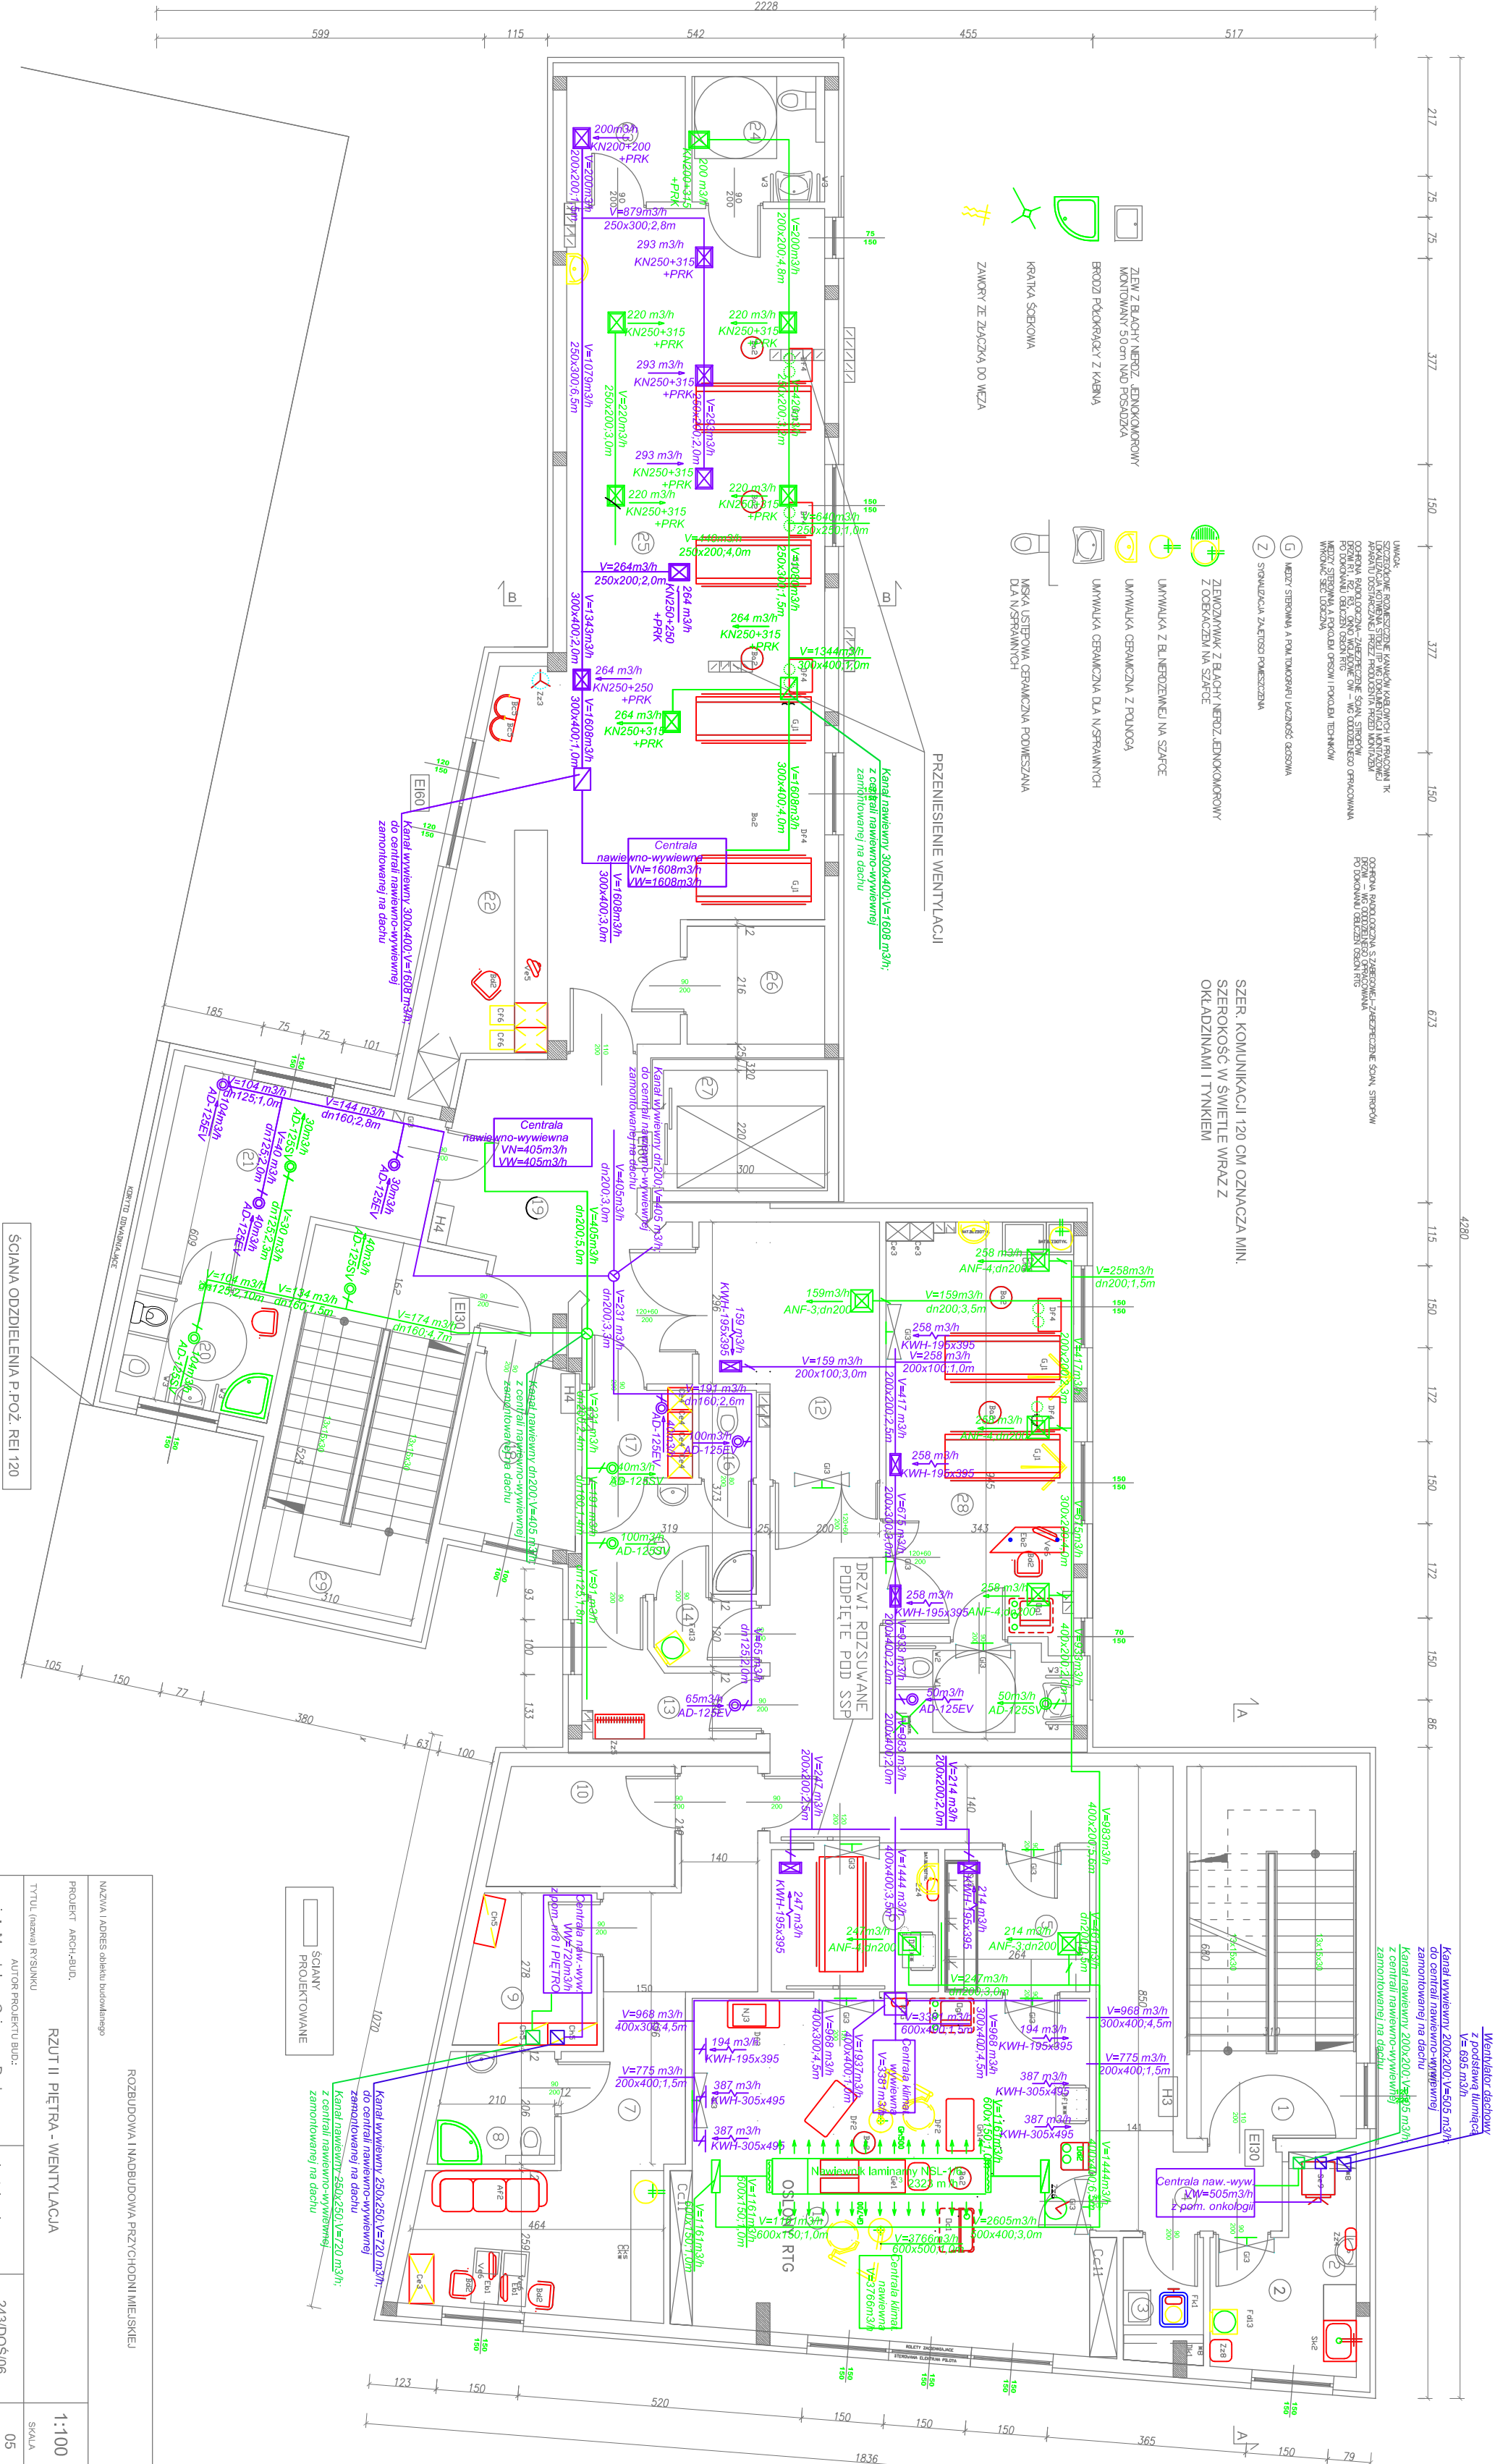

NAZWA I ADRES obiektu budowlanego		ROZBUDOWA I NADBUDOWA PRZYCHODNI WIEŚNIEJ	
PROJEKT: ARCO-JARLO	RZUT II PIĘTRA - WENTYLACJA	SKALA: 1:100	Nr 3
TYTUŁ (nazwa) PRZELICZENIA		RZUT II PIĘTRA - WENTYLACJA	
AUTOR PROJEKTU BUD.	instalacyjna	24.03.2016	05
AUTOR PRZELICZENIA BUD.	specjalista	DATA	05
inst. Agnieszka Skłowska	Instalacyjna	33.03.2015	05
IME I NADZWISKO	specjalista	Nr uprawnień bud.	DATA
2599			